



<p>BUDOWA 11 BUDYNKÓW MIESZKALNYCH, JEDNORODZINNYCH, W TYM 4 BUDYNKÓW W ZABUDOWIE BLIŹNIACZEJ I 7 WOLNOSTOJĄCYCH Z INSTALACJAMI WEWNĘTRZNYMI: ELEKTRYCZNA, WODNO-KANALIZACYJNA, CENTRALNEGO OGRZEWANIA, Z ZEWNĘTRZNYMI ODCINKAMI INSTALACJI ZEWN.: ELEKTRYCZNA, WODOCIĄGOWA I KANALIZACJI SANITARNEJ, WRAZ ZE ZJAZDEM Z DROGI PUBLICZNEJ, UTWIARDZENIAMI CIĄGÓW PIESZO-JEZDNYCH I MIEJSC POSTOJOWYCH, WRAZ Z LIKWIDACJĄ ZEWNĘTRZNEGO ODCINKA KANALIZACJI SANITARNEJ (POZOSTAŁOŚĆ PO BUDYNKU JEDNORODZINNYM ZGŁOSZONYM DO ROZBIÓRKI), NA DZIAŁKACH NR 211/8, 211/8, 211/11, 212/1, 212/2, OBRĘB 11, JEDNOSTKA EWIDENCYJNA NOWA HUTA, PRZY UL. GRĘBAŁOWSKIEJ W KRAKOWIE</p>			
LOKALIZACJA	dz. 211/8, 211/8, 211/11, 212/1, 212/2 w Krakowie, przy ul. Grębałowskiej, obręb NH-11.		
NAZWA RYS.	BUDYNEK 11 - RZUT PARTERU		
BRANŻA	ARCHITEKTURA	STADIUM - PB	
INWESTOR	GKT BUD Sp. z o.o. ul. Jana Zamoyskiego 81 30-519 Kraków		
PROJEKTANT	arch.Kamil Stecula MPOIA/017/2009	PODPIS	
DATA	PAŹDZIERNIK 2024	NR RYS.	11/1
SKALA	1:100		

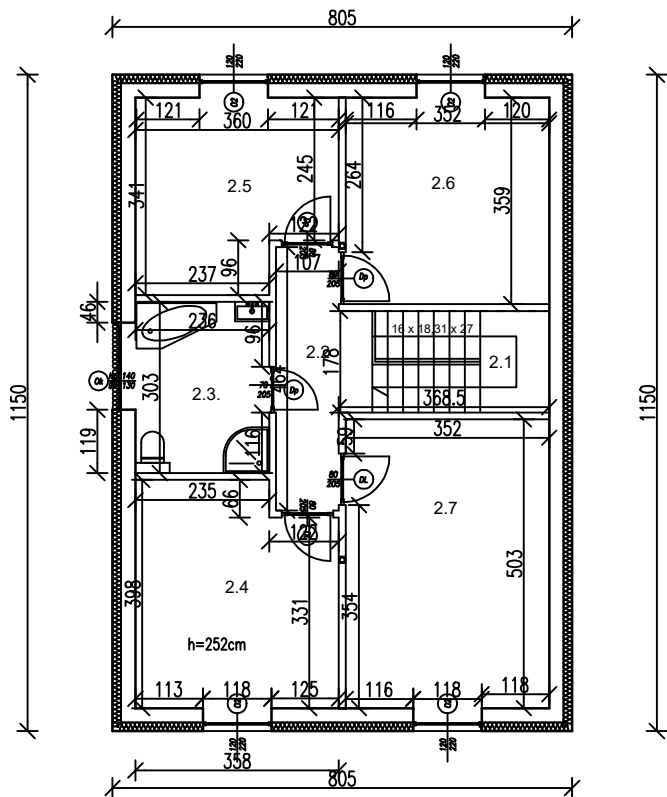







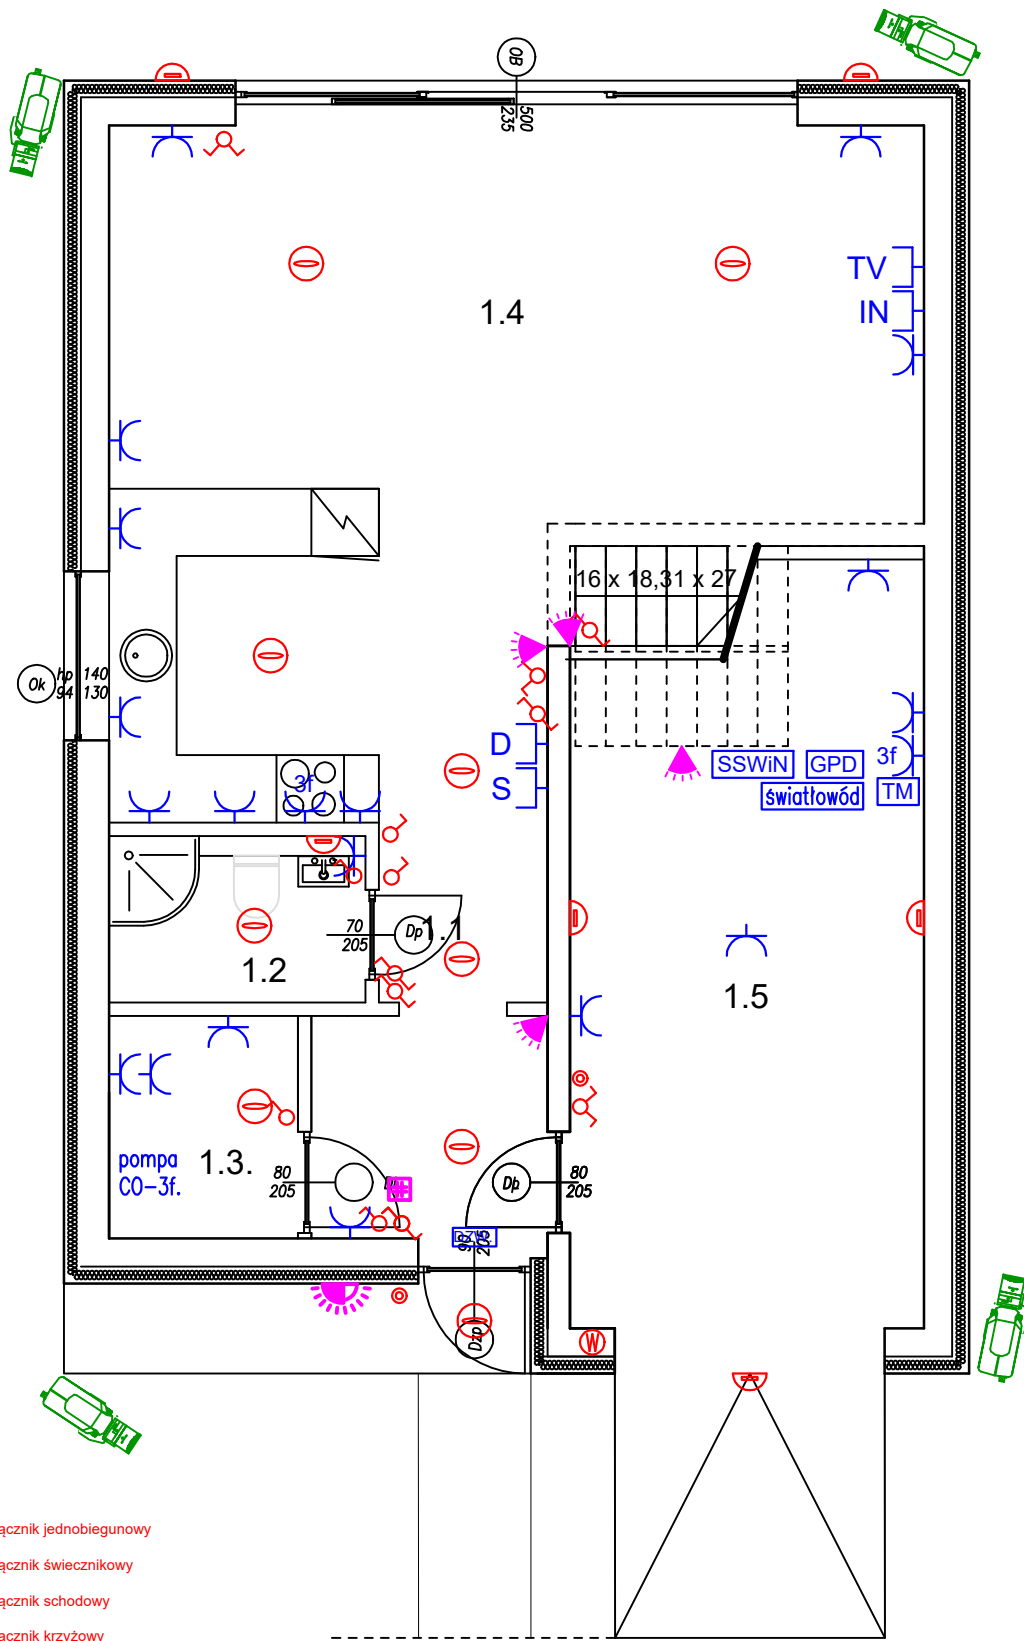A



<p>BUDOWA 11 BUDYNKÓW MIESZKALNYCH, JEDNORODZINNYCH, W TYM 4 BUDYNKÓW W ZABUDOWIE BLIŹNIACZEJ I 7 WOLNOSTOJĄCYCH Z INSTALACJAMI WEWNĘTRZNYMI: ELEKTRYCZNA, WODNO-KANALIZACYJNA, CENTRALNEGO OGRZEWANIA, Z ZEWNĘTRZNYMI ODCINKAMI INSTALACJI ZEWN.: ELEKTRYCZNA, WODOCIĄGOWA I KANALIZACJI SANITARNEJ, WRAZ ZE ZJAZDEM Z DROGI PUBLICZNEJ, UTWIARDZENIAMI CIĄGÓW PIESZO-JEZDNYCH I MIEJSC POSTOJOWYCH, WRAZ Z LIKWIDACJĄ ZEWNĘTRZNEGO ODCINKA KANALIZACJI SANITARNEJ (POZOSTAŁOŚĆ PO BUDYNKU JEDNORODZINNYM ZGŁOSZONYM DO ROZBIÓRKI), NA DZIAŁKACH NR 211/8, 211/8, 211/11, 212/1, 212/2, OBRĘB 11, JEDNOSTKA EWIDENCYJNA NOWA HUTA, PRZY UL. GRĘBAŁOWSKIEJ W KRAKOWIE</p>			
LOKALIZACJA	dz. 211/8, 211/8, 211/11, 212/1, 212/2 w Krakowie, przy ul. Grębałowskiej, obręb NH-11.		
NAZWA RYS.	BUDYNEK 11 - RZUT PIĘTRA		
BRANŻA	ARCHITEKTURA	STADIUM - PB	
INWESTOR	GKT BUD Sp. z o.o. ul. Jana Zamoyskiego 81 30-519 Kraków		
PROJEKTANT	arch.Kamil Stecula MPOIA/017/2009	PODPIS	
DATA	PAŹDZIERNIK 2024	NR RYS.	11/2
SKALA	1:100		










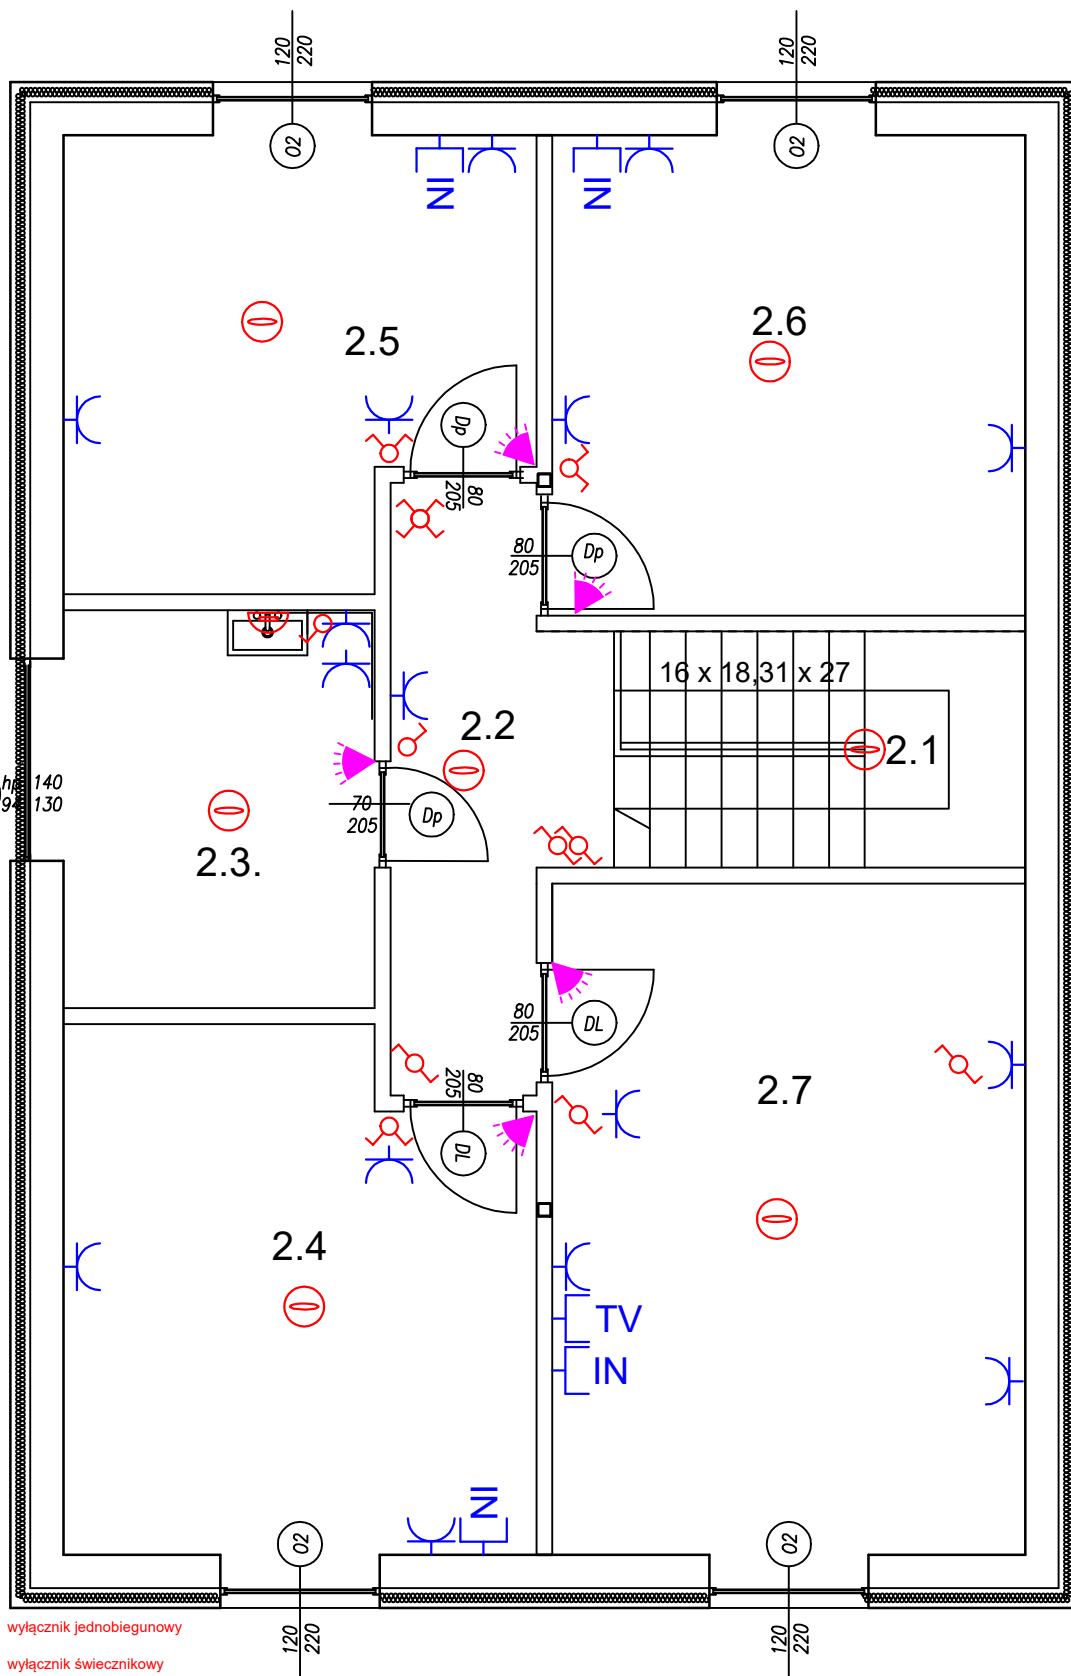


-  wyłącznik jednobiegunowy
-  wyłącznik świecnikowy
-  wyłącznik schodowy
-  wyłącznik krzyżowy
-  gniazdo zasilające z uziemieniem, 16A
-  gniazdo zasilające z uziemieniem, 16A, IP44
-  punkt elektryczno logiczny
-  wypust kablowy dla oprawy ściennej
-  wypust kablowy dla oprawy sufitowej
-  gniazdo internetowe
-  gniazdo antenowe
-  domofon
-  okablowanie do sterowania ogrzewaniem
-  czujka ruchu
-  sygnalizator alarmowy
-  manipulator
-  kamera CCTV

UWAGA:
 Zakres prac obejmuje wykonanie okablowania i montażu osprzętu elektrycznego oraz rozdzielnic elektrycznej. Okablowanie instalacji alarmowej, CCTV, LAN, domofonowej.

BUDOWA 11 BUDYNKÓW MIESZKALNYCH, JEDNORODZINNYCH, W TYM 4 BUDYNKÓW W ZABUDOWIE BLIŹNIACZEJ I 7 WOLNOSTOJĄCYCH Z INSTALACJAMI WEWNĘTRZNYMI: ELEKTRYCZNĄ, WODNO-KANALIZACYJNĄ, CENTRALNEGO OGRZEWANIA, Z ZEWNĘTRZNYMI ODCINKAMI INSTALACJI ZEWN.: ELEKTRYCZNĄ, WODOCIĄGOWĄ I KANALIZACJI SANITARNEJ, WRĄZ ZE ZJAZDEM Z DROGI PUBLICZNEJ, UTWARDZENIAMI CHŁADN PIESZO-JEZDNYCH I MIEJSC POSTOJOWYCH, WRĄZ Z LIKWIDACJĄ ZEWNĘTRZNEGO ODCINKA KANALIZACJI SANITARNEJ (POZOSTAŁOŚĆ PO BUDYNKU JEDNORODZINNYM ZŁOŻONYM DO ROZBIŹRKI), NA DZIAŁKACH NR 211/8, 211/9, 211/11, 212/1, 212/2, OBRĘB 11, JEDNOSTKA EMDEHCYJNA NOWA HUTA, PRZY UL. GRĘBAŁOWSKIEJ W KRAKOWIE

LOKALIZACJA	dz. 211/8, 211/9, 211/11, 212/1, 212/2 w Krakowie, przy ul. Grębałowskiej, obręb NH-11.		
NAZWA RYS.	BUDYNEK 11 - RZUT PARTERU - instalacje elektryczne		
BRANŻA	ARCHITEKTURA	STADIUM - PB	
INWESTOR	GKT BUD Sp. z o.o. ul. Jana Zamojskiego 81 30-519 Kraków		
PROJEKTANT	arch. Kamil Stecula MPOIA/07/2009	PODPIS	
DATA	PAŹDZIERNIK 2024	NR RYS.	11/1
SKALA	1:100		




-  wyłącznik jednobiegunowy
-  wyłącznik świecznikowy
-  wyłącznik schodowy
-  wyłącznik krzyżowy
-  gniazdo zasilające z uziemieniem, 16A
-  gniazdo zasilające z uziemieniem, 16A, IP44
-  punkt elektryczno logiczny
-  wypust kablowy dla oprawy ściennej
-  wypust kablowy dla oprawy sufitowej
-  gniazdo internetowe
-  gniazdo antenowe
-  domofon
-  czujka ruchu
-  sygnalizator alarmowy
-  manipulator
- kamera CCTV

UWAGA:
 Zakres prac obejmuje wykonanie okablowania i montażu osprzętu elektrycznego oraz rozdzielnic elektrycznej. Okablowanie instalacji alarmowej, CCTV, LAN, domofonowej.

BUDOWA 11 BUDYNKÓW MIESZKALNYCH, JEDNORODZINNYCH, W TYM 4 BUDYNKÓW W ZABUDOWIE BLIŹNIACZEJ I 7 WOLNOSTOJĄCYCH Z INSTALACJAMI WEWNĘTRZNYMI: ELEKTRYCZNĄ, WODNO-KANALIZACYJNĄ, CENTRALNEGO OGRZEWANIA, Z ZEWNĘTRZNYMI ODCINKAMI INSTALACJI ZEWN.: ELEKTRYCZNĄ, WODOCIĄGOWĄ I KANALIZACJI SANITARNEJ, WRĄZ ZE ZJAZDEM Z DROGI PUBLICZNEJ, UTWARDZENIAMI CHŁADN PIESZO-JEZDNYCH I MIEJSC POSTOJOWYCH, WRĄZ Z LIKWIDACJĄ ZEWNĘTRZNEGO ODCINKA KANALIZACJI SANITARNEJ (POZOSTAŁOŚĆ PO BUDYNKU JEDNORODZINNYM ZŁOŻONYM DO ROZBIÓRKI), NA DZIAŁKACH NR 211/8, 211/9, 211/11, 212/1, 212/2, OBRĘB 11, JEDNOSTKA EMDEHCYK, JANA NOWA HUTA, PRZY UL. GRĘBAŁOWSKIEJ W KRAKOWIE	
LOKALIZACJA	dz. 211/8, 211/9, 211/11, 212/1, 212/2 w Krakowie, przy ul. Grębałowskiej, obręb NH-11.
NAZWA RYS.	BUDYNEK 11 - RZUT PIĘTRA - instalacje elektryczne
BRANŻA	ARCHITEKTURA STADIUM - PB
INWESTOR	GKT BUD Sp. z o.o. ul. Jana Zamojskiego 81 30-519 Kraków
PROJEKTANT	arch. Kamil Stecula MPOIA/017/2009 PODPIS
DATA	PAŹDZIERNIK 2024 NR RYS.
SKALA	1:100 11/2



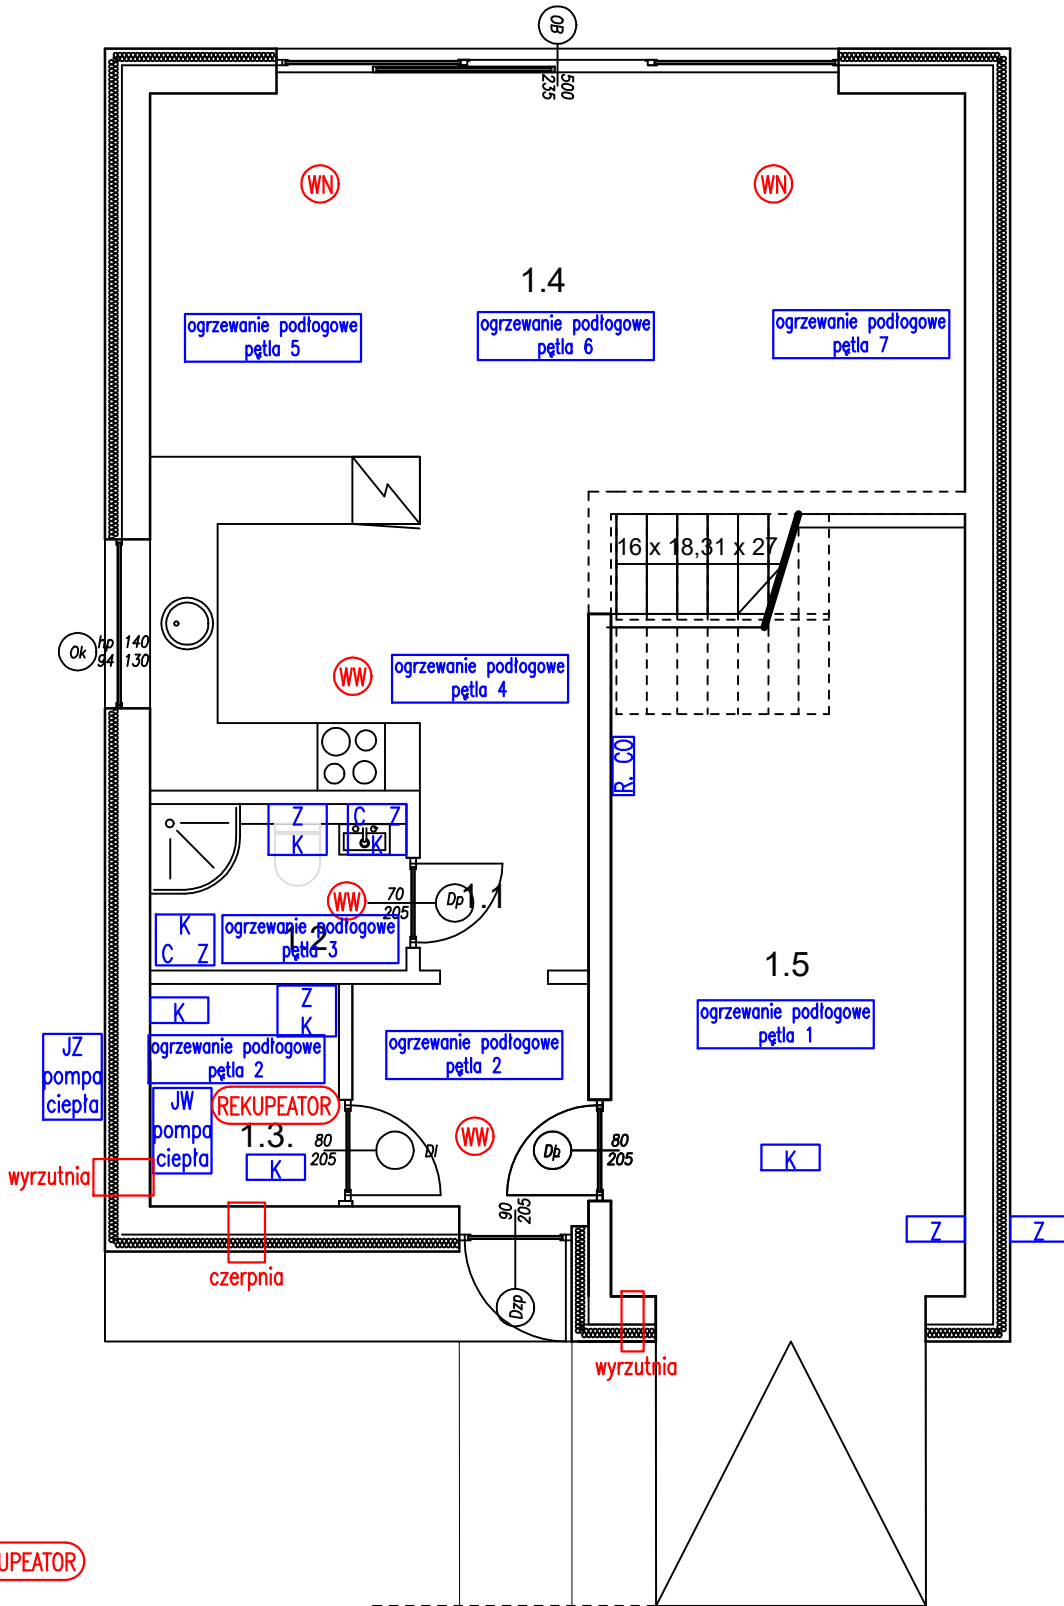

REKUPATOR



wentylacja nawiewna



wentylacja wywiewna



ujście wody ciepłej, zimnej i kanalizacji



ujście wody zimnej i kanalizacji



rozdzielacz CO



jednostka zewnętrzna / wewnętrzna pompy ciepła

BUDOWA 11 BUDYNKÓW MIESZKALNYCH, JEDNORODZINNYCH, W TYM 4 BUDYNKÓW W ZABUDOWIE BLIŹNIACZEJ I 7 WOLNOSTOJĄCYCH Z INSTALACJAMI WEWNĘTRZNYMI: ELEKTRYCZNĄ, WODNO-KANALIZACYJNĄ, CENTRALNEGO OGRZEWANIA, Z ZEWNĘTRZNYMI ODCINKAMI INSTALACJI ZEWN.: ELEKTRYCZNĄ, WODOCIĄGOWĄ I KANALIZACJI SANITARNEJ, WRAZ ZE ZJAZDEM Z DROGI PUBLICZNEJ, UTWARDZENIAMI CHŁADN PIESZO-JEZDNYCH I MIEJSC POSTOJOWYCH, WRAZ Z LIKWIDACJĄ ZEWNĘTRZNEGO ODCINKA KANALIZACJI SANITARNEJ (POZOSTAŁOŚĆ PO BUDYNKU JEDNORODZINNYM ZŁOŻONYM DO ROZBIÓRKI), NA DZIAŁKACH NR 211/8, 211/9, 211/11, 212/1, 212/2, OBRĘB 11, JEDNOSTKA EMIDENCYJNA NOWA HUTA, PRZY UL. GRĘBAŁOWSKIEJ W KRAKOWIE

LOKALIZACJA dz. 211/8, 211/9, 211/11, 212/1, 212/2 w Krakowie, przy ul. Grębałowskiej, obręb NH-11.

NAZWA RYS. BUDYNEK 11 - RZUT PARTERU - instalacje sanitarne

BRANŻA ARCHITEKTURA STADIUM - PB

INWESTOR GKT BUD Sp. z o.o. ul. Jana Zamojskiego 81 30-519 Kraków

PROJEKTANT arch. Kamil Stecula MPOIA/017/2009

PODPIS


DATA PAŹDZIERNIK 2024

NR RYS.

SKALA 1:100

11/1



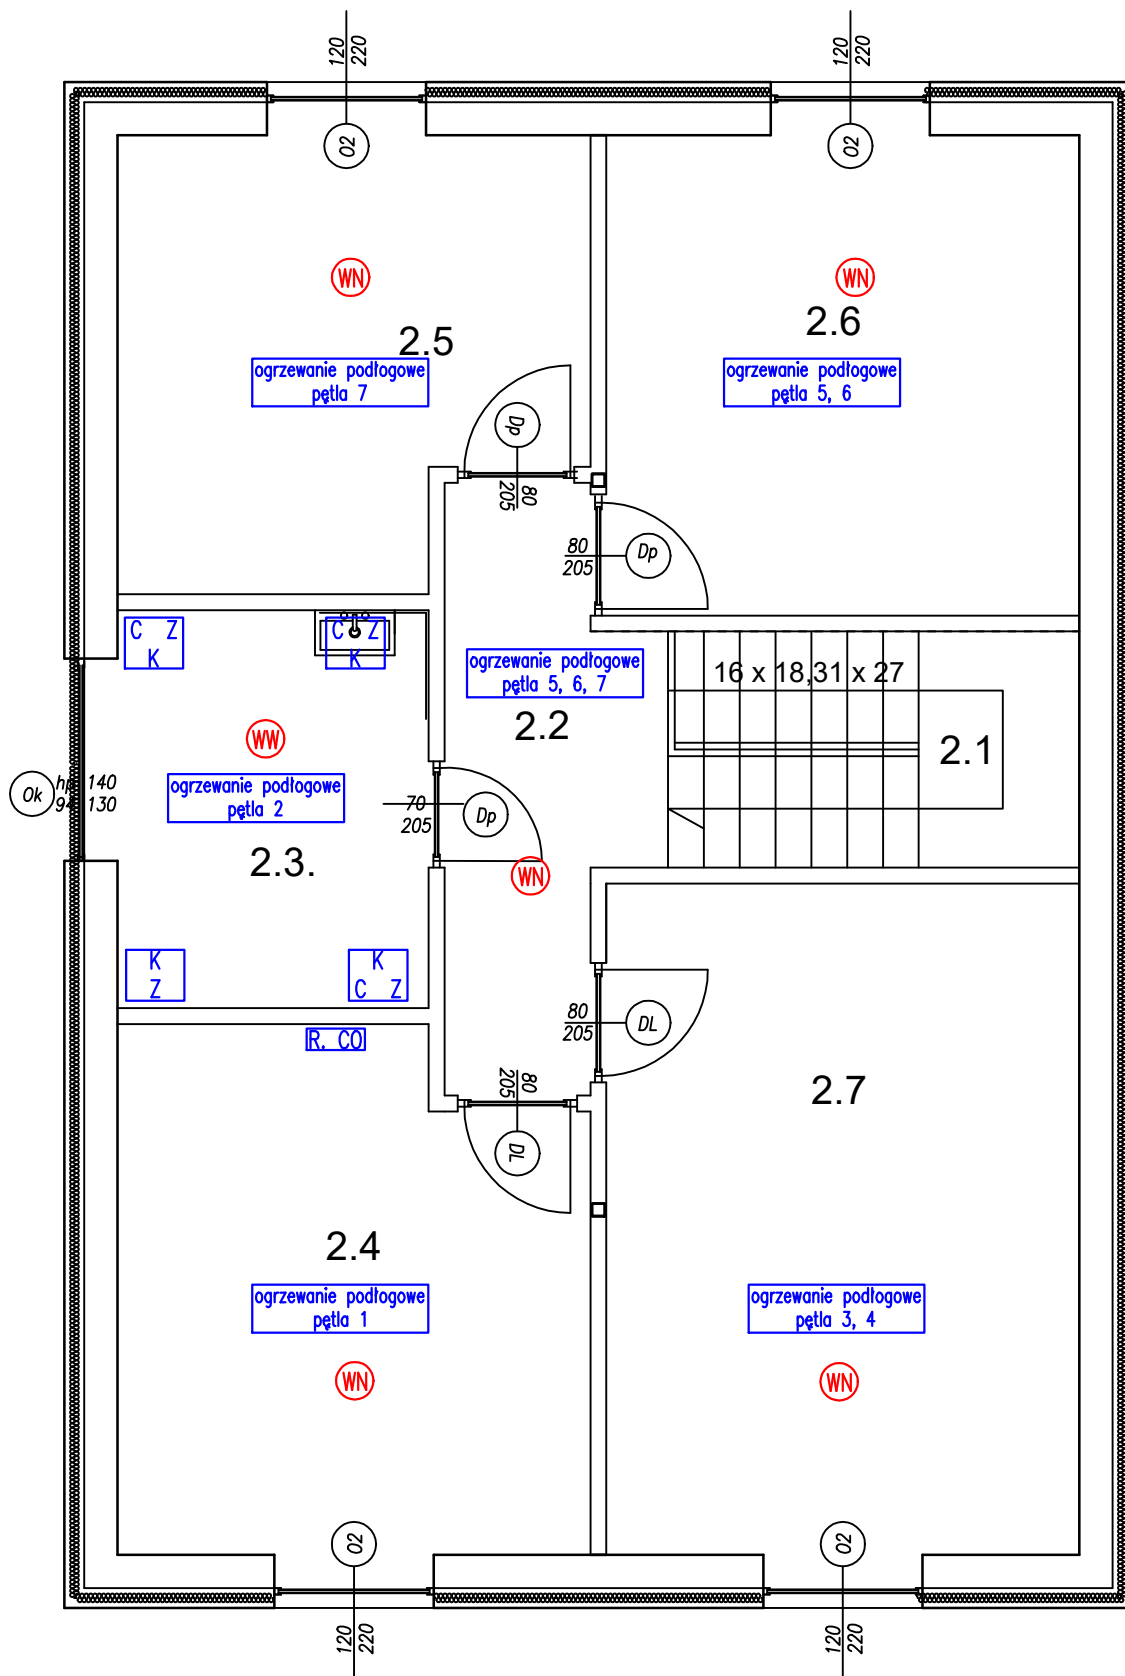

- WN wentylacja nawiewna
- WW wentylacja wywiewna
- C Z
K ujęcie wody ciepłej, zimnej i kanalizacji
- Z
K ujęcie wody zimnej i kanalizacji
- R. CO rozdzielacz CO

BUDOWA 11 BUDYNKÓW MIESZKALNYCH, JEDNORODZINNYCH, W TYM 4 BUDYNKÓW W ZABUDOWIE BLIŹNIACZEJ I 7 WOLNOSTOJĄCYCH Z INSTALACJAMI WEWNĘTRZNYMI: ELEKTRYCZNĄ, WODNO-KANALIZACYJNĄ, CENTRALNEGO OGRZEWANIA, Z ZEWNĘTRZNYMI ODCINKAMI INSTALACJI ZEWN.: ELEKTRYCZNĄ, WODOCIĄGOWĄ I KANALIZACJI SANITARNEJ, WRĄZ ZE ZJAZDEM Z DROGI PUBLICZNEJ, UTWARDZENIAMI CHŁAGÓW PIESZO-JEZDNYCH I MIEJSC POSTOJOWYCH, WRĄZ Z LIKWIDACJĄ ZEWNĘTRZNEGO ODCINKA KANALIZACJI SANITARNEJ (POZOSTAŁOŚĆ PO BUDYNKU JEDNORODZINNYM ZŁOŻONYM DO ROZBIŃKI), NA DZIAŁKACH NR 211/8, 211/9, 211/11, 212/1, 212/2, OBRĘB 11, JEDNOSTKA EMDEHCYJNA NOWA HUTA, PRZY UL. GRĘBAŁOWSKIEJ W KRAKOWIE

LOKALIZACJA	dz. 211/8, 211/9, 211/11, 212/1, 212/2 w Krakowie, przy ul. Grębałowskiej, obręb NH-11.	
NAZWA RYS.	BUDYNEK 11 - RZUT PIĘTRA - instalacje sanitarne	
BRANŻA	ARCHITEKTURA	STADIUM - PB
INWESTOR	GKT BUD Sp. z o.o. ul. Jana Zamojskiego 81 30-519 Kraków	
PROJEKTANT	arch. Kamil Stecula MPOIA/017/2009	PODPIS
DATA	PAŹDZIERNIK 2024	NR RYS.
SKALA	1:100	11/2

